


RUA MATO GROSSO

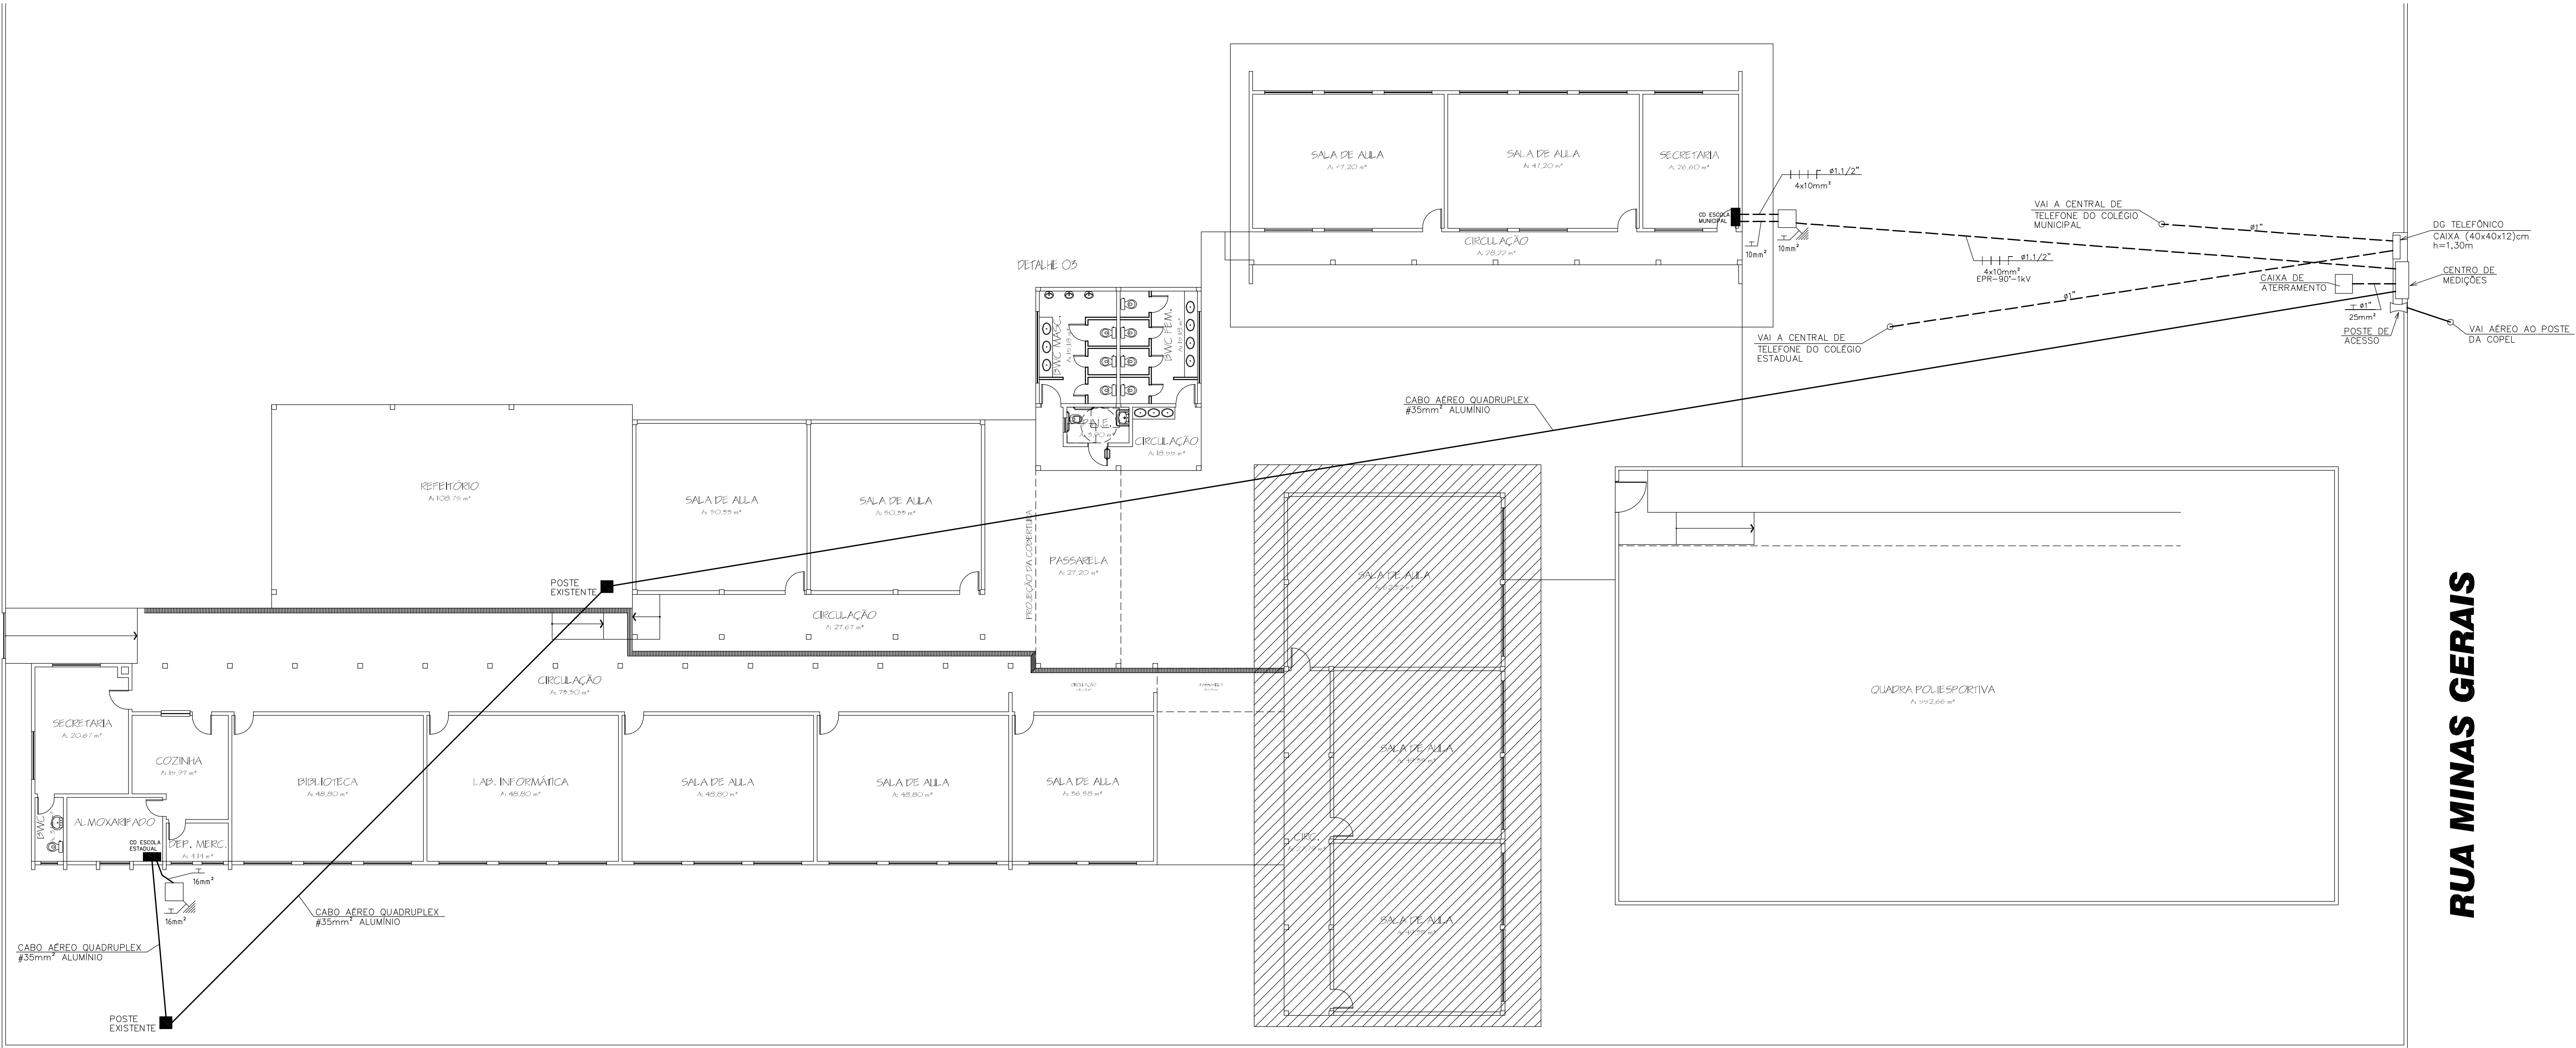

PLANTA BAIXA - GERAL  
ESCALA 1:125

AVENIDA FREDERICO BERGER

RUA MINAS GERAIS

				PROJETOS ELÉTRICOS E TELEFÔNICOS	
				<b>SANDRO H. CERVI</b>	
				ENGENHEIRO ELETRICISTA - CREA: RS 73.820 D	
				Rua Brasília, 1157 - B. Pinheiros E-mail: sandro@creapr.org.br	
				Tel : (46) 3224-5657	
OBRA					
READ. PADRÃO ENTRADA ESC. VISTA ALEGRE					
PROPRIETÁRIO					
MUNICÍPIO DE CORONEL VIVIDA					
ESPECIFICAÇÕES					
Planta baixa do térreo					
DESENHO:	CATIA	DATA:	25/02/2021	ESCALA:	INDICADA
ASS. AUTOR DO PROJETO					PRANCHA
					01